


APTEKA SZPITALNA

RZUT PIWNICY skala 1:100
INWENTARYZACJA

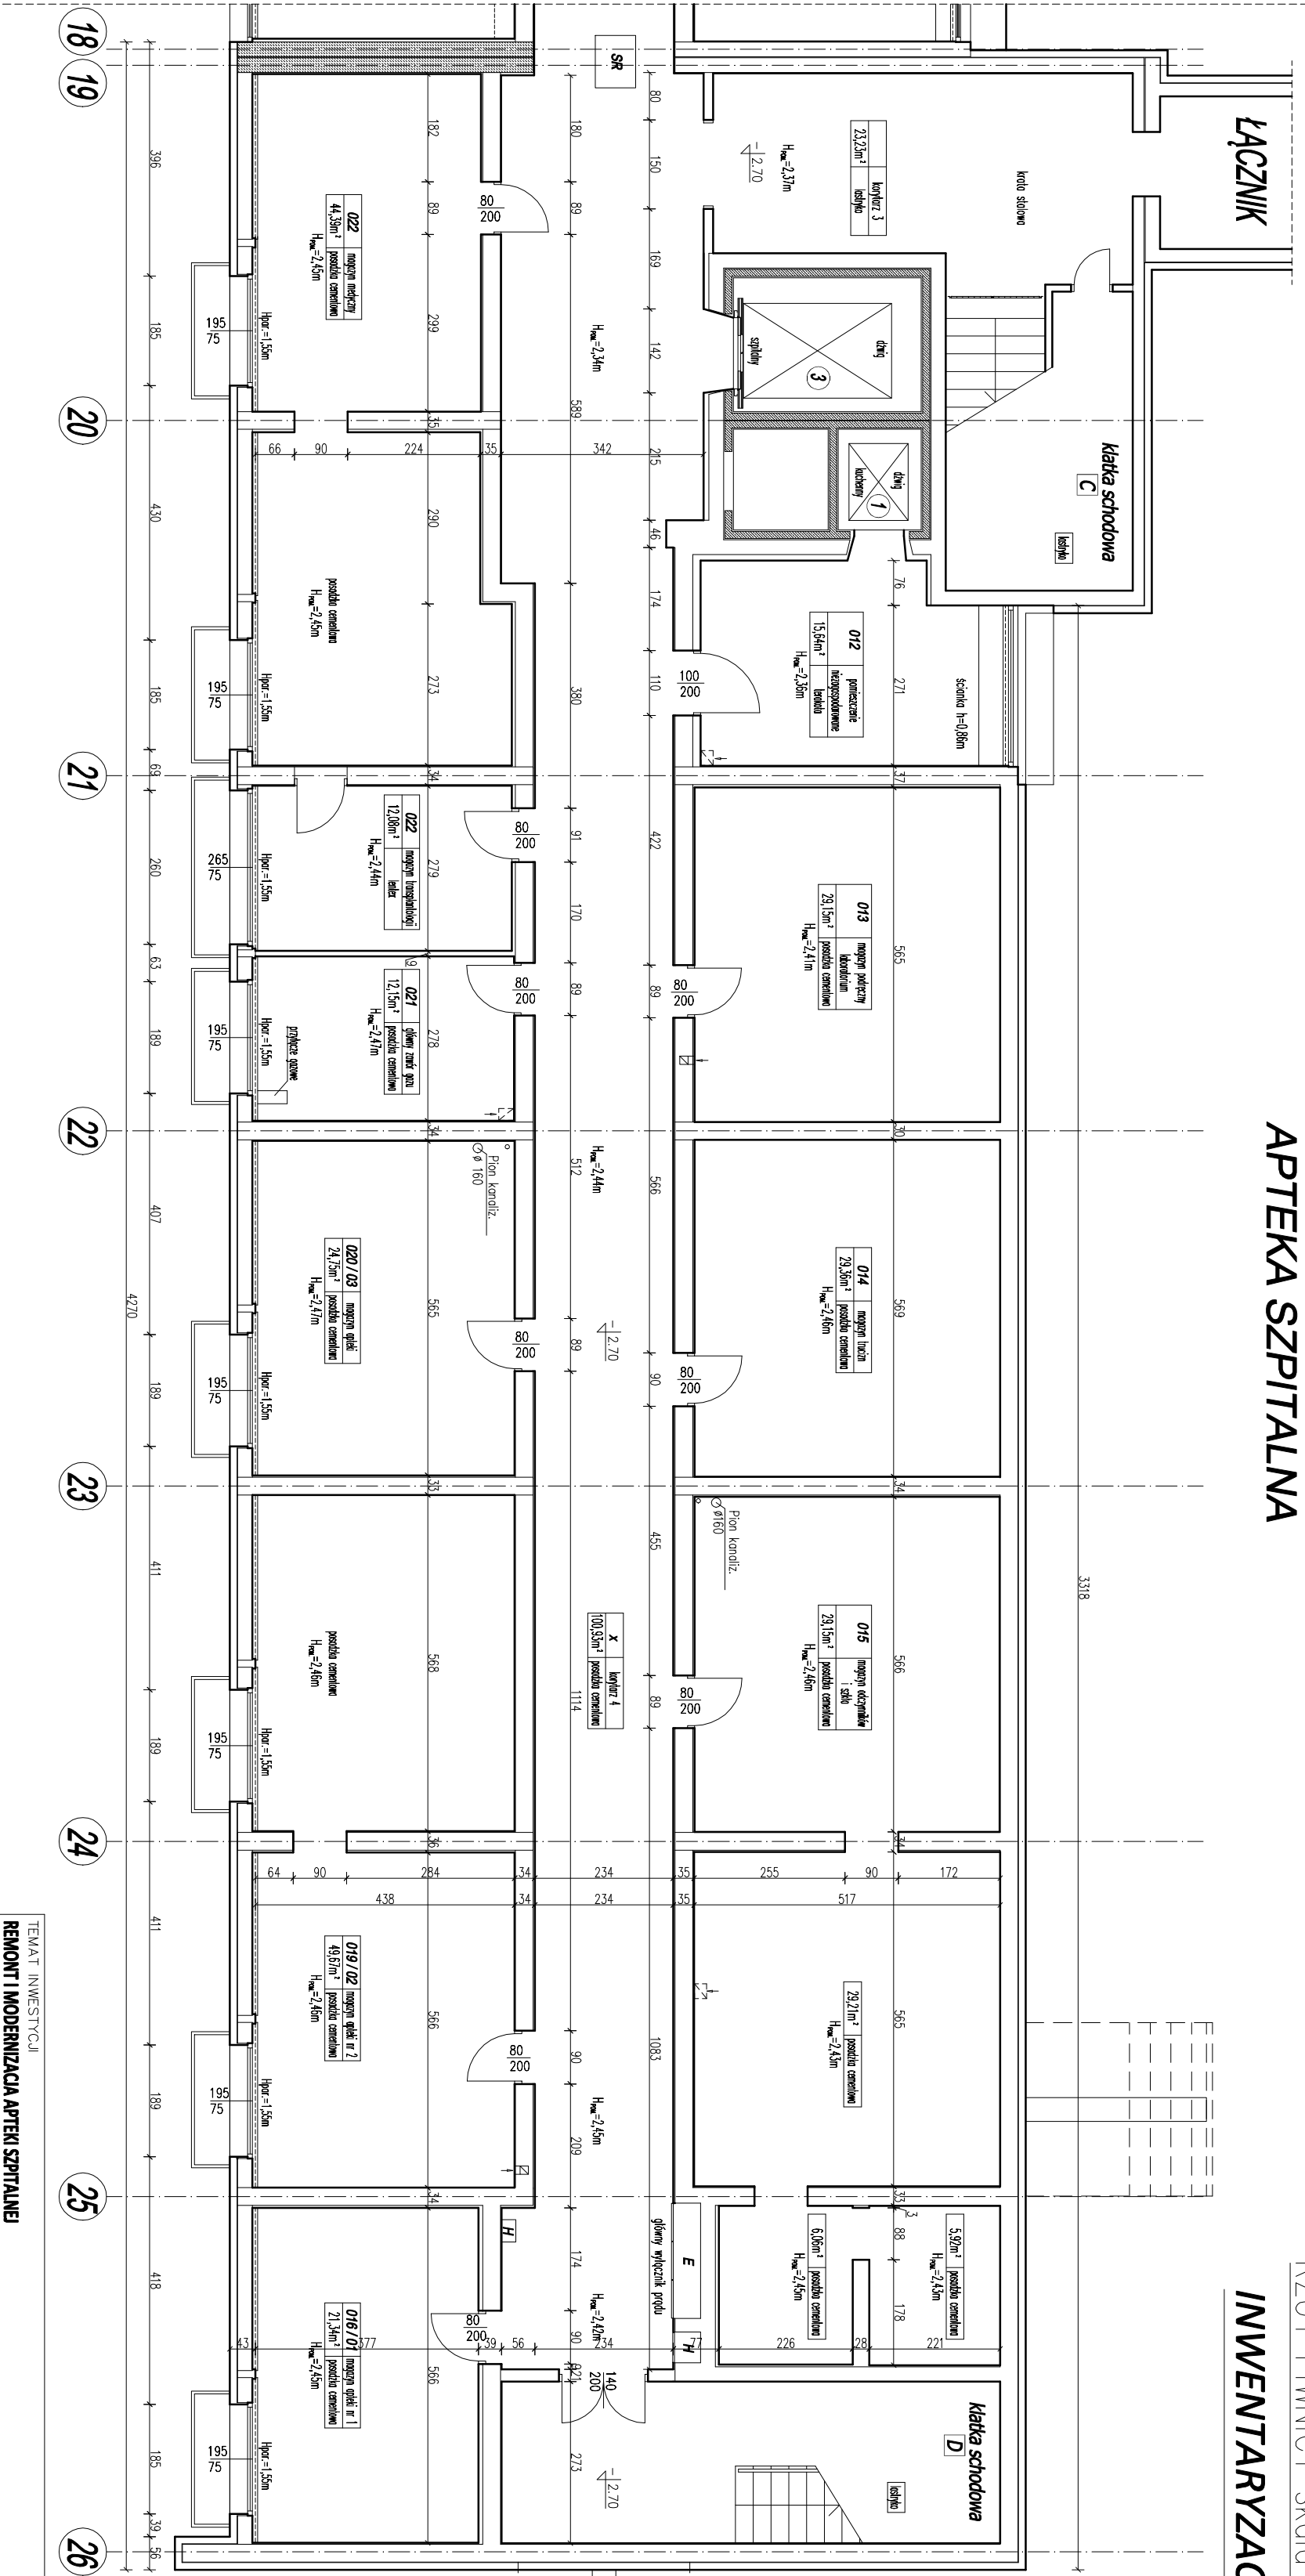

Tytuł inwentaryzacji	
RAPORT INWENTARYZACJA APTEKI SZPITALNEJ	
SZPITAL WIELOKODOWY W ROKONIU,	
RODZIAŁ WILKOWO 7-13, ul. m. ew. 1/16, 2/17, 400 Gdynia	
Tytuł rysunku	
RZUT PIWNICY – INWENTARYZACJA	
PROJEKTOWAŁ mgr inż. Jacek Andrzejewski – Sposób	
AUTORIA	
AUTORIA: mgr inż. Jacek Andrzejewski	
DATA: 01.09.2020	
SKALA: 1:100	
BRANŻA: ARCHITEKTURA	
OPRACOWAŁ: mgr inż. Jacek Andrzejewski	
NR RYSUNKU: 1/01	