


ELEWACJA POŁUDNIOWA

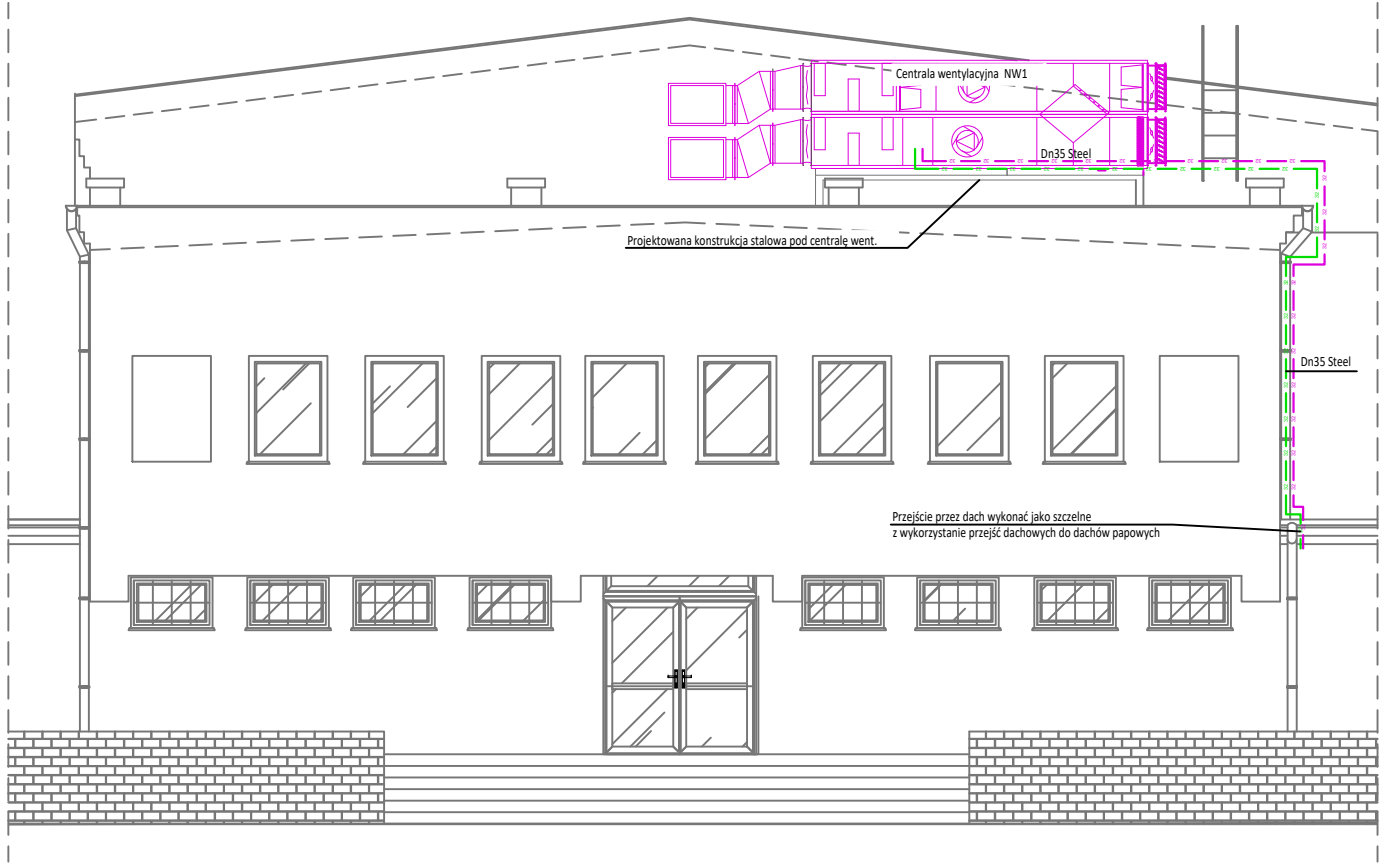

LEGENDA

CT1

Wp 20kW

Z8300L

Wp 20kW

Wp 20kW

- PROJEKTOWANE PIONY INSTALACJI C.T.
- PROJEKTOWANA INSTALACJA WODY ZIMNEJ DO ZASILANIA ZASOBNIKA C.W.U 300L
- PROJEKTOWANA INSTALACJA Ciepłej Wody Użytkowej PP50 STABI GLASS
- PROJEKTOWANA INSTALACJA CYRKULACJI PP25 STABI GLASS
- PROJEKTOWANA INSTALACJA TECHNOLOGICZNA ZASILANIE CENTRALI WENTYLACYJNEJ Z RUR TYPU KAN STEEL
- PROJEKTOWANA INSTALACJA TECHNOLOGICZNA POWRÓT CENTRALI WENTYLACYJNEJ Z RUR TYPU KAN STEEL
- PROJEKTOWANY ZASOBNIK C.W.U 300LITRÓW NP KOSPEL; NA POTRZEBY BUDYNKU SALI SPORTOWEJ
- WYMIENNIK PŁYTOWY DLA CIEPŁA TECHNOLOGICZNEGO
- WODOMIERZ WODY ZIMNEJ GSD8-RFM DN20 Z MODUŁEM MBUS LINE
- ODPOWIEDZNIK AUTOMATYCZNY DN15 Z ZAWOREM STOPOWYM
- ZAWORY ODCINAJĄCE KULOWE ODCINAJĄCE
- ZAWÓR MOSIĘŻNY ZWROTNY

DP-BUD Piotr Matysiak ul. Żofii Rybickiej-Cichońskiej 8b/4 63-900 Rawicz	Arkusz: 297/570	Faza projektu PT	Inwestor: Powiat Rawicki ul. Rynek 17 63-900 Rawicz	
	Skala: 1:100	Data: 03.2022	Adres inwestycji: ul. Józefa Hallera 12 obręb: Rawicz działka nr 2987;	
	Nazwa projektu/Obiekt: PRZEBUDOWA SALI GIMNASTYCZNEJ ZESPOŁU SZKÓŁ ZAWODOWYCH W RAWICZU		Nazwa rysunku: RZUT DACHU – INSTALACJA C.O.	
	Branża: SANITARNA		Nr rysunku: S6	Nr arkusza: C.
	Autor projektu: mgr inż. Tomasz Rzeźnik		Nr uprawnień: Nr ewid. upraw. WKP/0273/POOS/14 specjalność instalacyjna w zakresie sieci, instalacji i urządzeń ciepłych, wentylacyjnych, gazowych, wodociągowych i kanalizacyjnych	